


PROSPETTO SU VIA MILANO SCALA 1:50

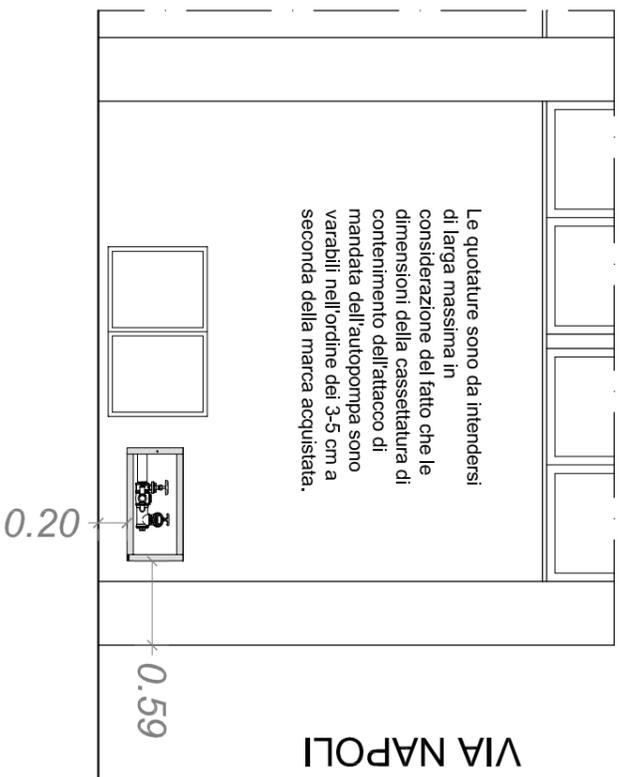


VIA NAPOLI

Via Napoli

Via Milano

SCALA 1:200

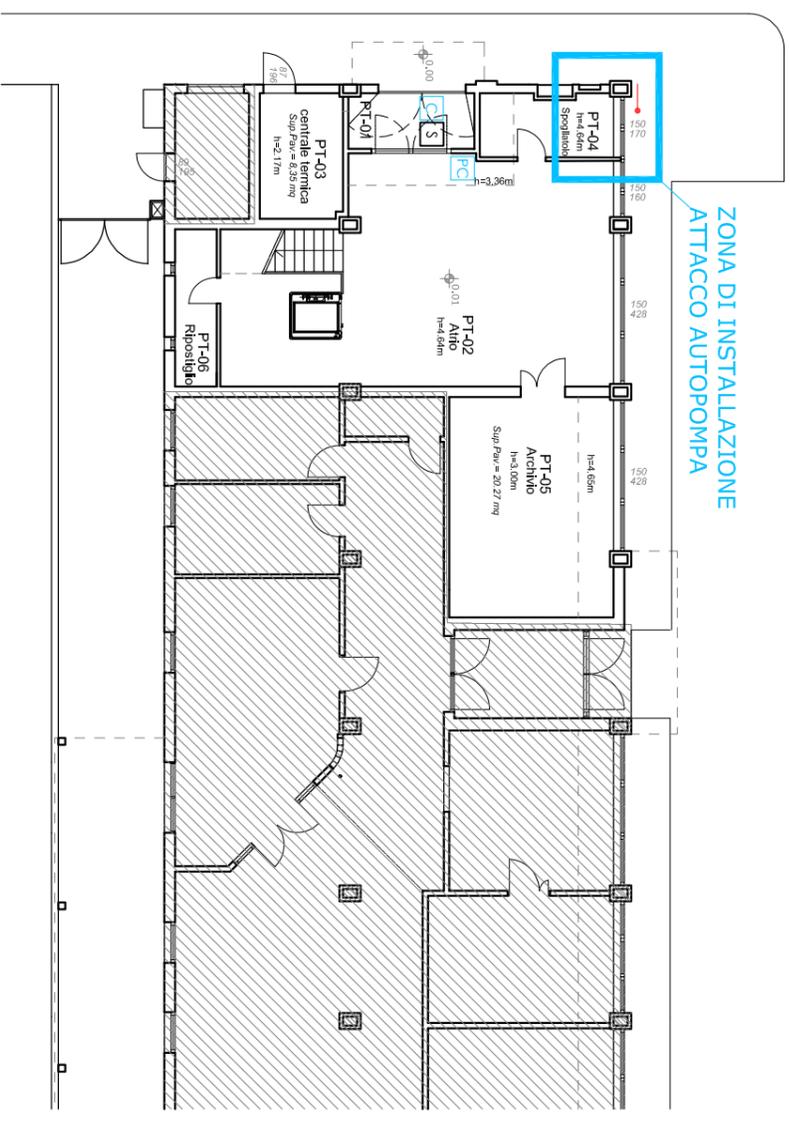

**NICCHIA DIMENSIONI
INDICATIVE 70x50 cm
ATTACCO DI MANDATA
AUTOPOMPA SINGOLO
DN70 CONFORME
UNI 10779**

**DN50
nuovo**

**CONTATORE
ANTINCENDIO**

⊙ SALITA DN50

**DN50
esistente**

**agli
idranti**

PT-04

SCALA 1:20



simona pinzaferri architetto

VIA RENATO FUCINI, 8 - 59100 PRATO - COD. FISCALE PNZSMN79P54G999G - PARTITA IVA 02133580975
E-MAIL: epifania79@gmail.it - E-MAIL P.C. simona.pinzaferri@archivordipe.it

OGGETTO: SUCCURSALE LICEO BRUNELLESCHI - Via Napoli, n.c. 1 - Montemurlo (PO)

ELABORATO:
DETTAGLIO ATTACCO DI MANDATA AUTOPOMPA

PROGETTISTA: Dott. Arch. SIMONA PINZAFERRI
RICHIEDENTE: PROVINCIA DI PRATO

Tavola/Elabor.

13

| |
|-------------------|
| 1 |
| 2 |
| 3 |
| 4 |
| SCALE VARIE PROT. |
| 07.02.2022 |

Firmato da:

Pinzaferri Simona

codice fiscale PNZSMN79P54G999G

num.serie: 114576294924249413096287177083626919670

emesso da: ArubaPEC S.p.A. NG CA 3

valido dal 06/06/2020 al 07/06/2023