


PIANTA STATO DI PROGETTO
SCALA 1:100

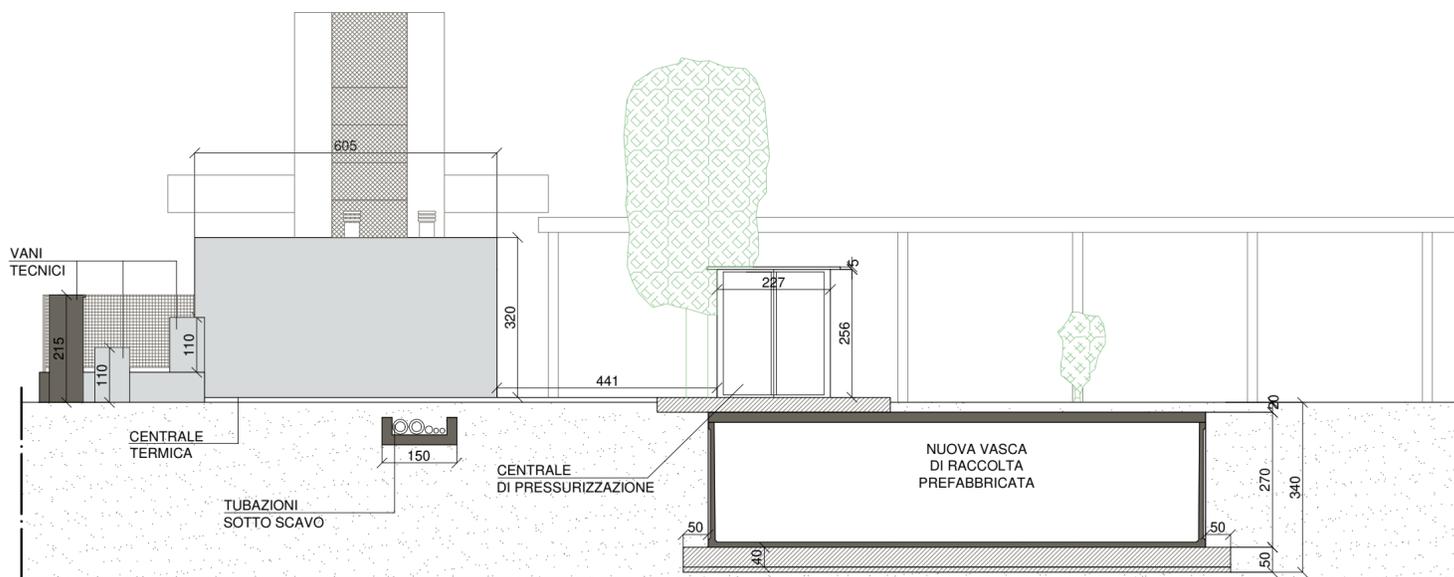


SEZIONE A-A
SCALA 1:100

ESTRATTO CARTOGRAFIA TECNICA REGIONALE

Planimetria Generale

Scala 1:2000

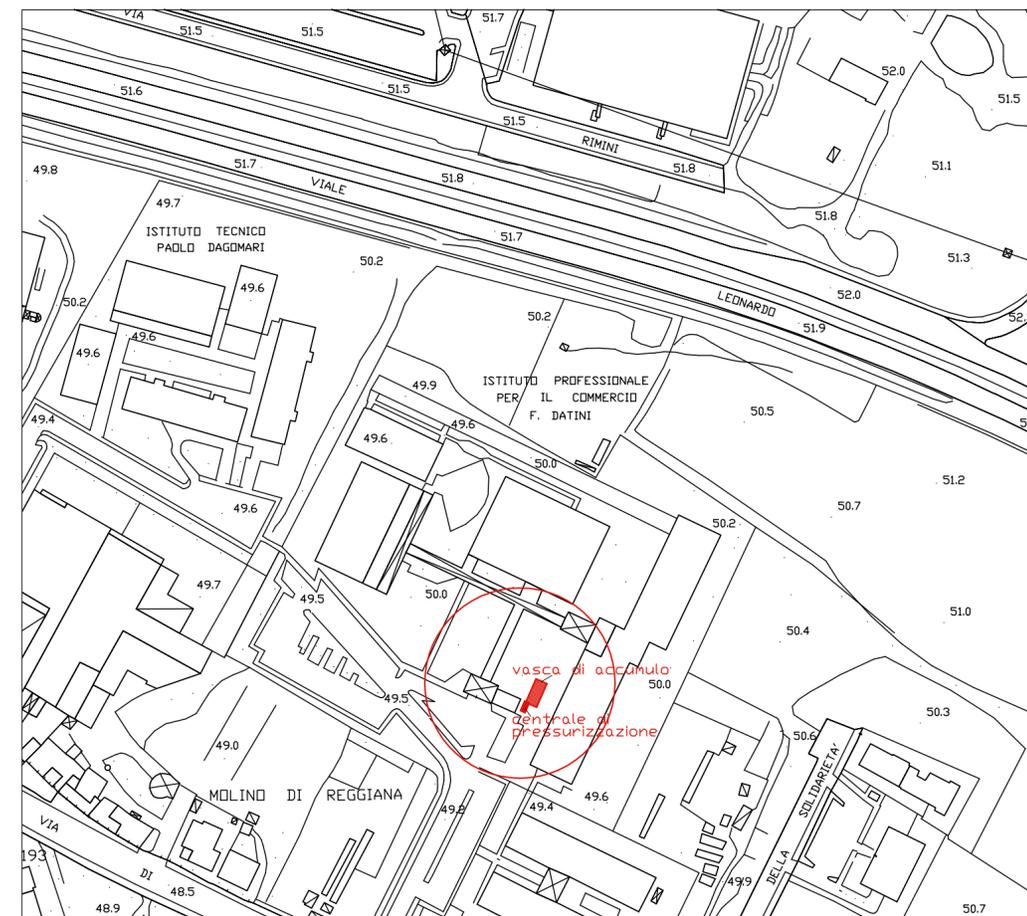

PROGETTO, STRUTTURE E DIREZIONE LAVORI
piazza G. Ciardi, 32 - 59100 Prato (PO) - mail: info@exilo.it
tel. +39 0574061991 fax +39 0574063867 www.exilo.it



PROPRIETA'
PROVINCIA DI PRATO
Via Ficasoli, 25 - 59100 Prato

COMUNE
PRATO

PROVINCIA
PRATO

COMMITTENTE
PROVINCIA DI PRATO

PROGETTO
NUOVA VASCA INTERRATA DI ACCUMULO ACQUA
A SERVIZIO DELL'IMPIANTO ANTINCENDIO ISTITUTO DATINI
VIA DI REGGIANA, 26 - PRATO (PO)

OGGETTO
PIANTE E SEZIONI STATO DI PROGETTO

| MODIFICHE | | DATA | |
|-----------|-------|---------------|------|
| N° | VISTA | DATA | DIS. |
| | | APR. 2022 | FI |
| TAV. | | | |
| SCALA | | PIANTE 1:100 | |
| | | SEZIONI 1:100 | |

A_02.V1

PROGETTISTA E
DIRETTORE DEI LAVORI

IMPRESA

COMMITTENTE

ING. LEONARDO NEGRO
PIAZZA GIOVANNI CIARDI, 32/33 - 59100 PO
C.F.: NGRLRD77S24D612X
TEL. 333 3541393
E-MAIL: ing.leonardonegro@gmail.com