




- TABELLA SIMBOLOGIA TUBAZIONI GAS REFRIGERANTE -

SIMBOLO	DESCRIZIONE CIRCUITO
[Red line]	CONNESSIONE CONDENSATORI
[Green line]	CONNESSIONE CONDENSATORI E VENTILATORI
[Blue line]	CONNESSIONE CONDENSATORI
[Yellow line]	CONNESSIONE CONDENSATORI E CONDENSATORI TUBAZIONI E CONDENSATORI IN SALIDA
[Purple line]	CONNESSIONE CONDENSATORI E CONDENSATORI TUBAZIONI E CONDENSATORI IN SALIDA
[Cyan line]	CONNESSIONE CONDENSATORI E CONDENSATORI TUBAZIONI E CONDENSATORI IN SALIDA

[Red box] SMC SMC SMC SMC SMC SMC
 [Green box] SMC SMC SMC SMC SMC SMC
 [Blue box] SMC SMC SMC SMC SMC SMC
 [Yellow box] SMC SMC SMC SMC SMC SMC
 [Purple box] SMC SMC SMC SMC SMC SMC
 [Cyan box] SMC SMC SMC SMC SMC SMC

P0 - Distribuzioni linee gas refrigerante piano terra
 Scala 1 : 50

- TABELLA SISTEMA VITI/VIRP 1 -	
RIF.	DESCRIZIONE TECNICA. CARATTERISTICHE
01	...
02	...
03	...
04	...
05	...
06	...
07	...
08	...
09	...
10	...
11	...
12	...
13	...
14	...
15	...
16	...
17	...
18	...
19	...
20	...
21	...
22	...
23	...
24	...
25	...
26	...
27	...
28	...
29	...
30	...
31	...
32	...
33	...
34	...
35	...
36	...
37	...
38	...
39	...
40	...
41	...
42	...
43	...
44	...
45	...
46	...
47	...
48	...
49	...
50	...

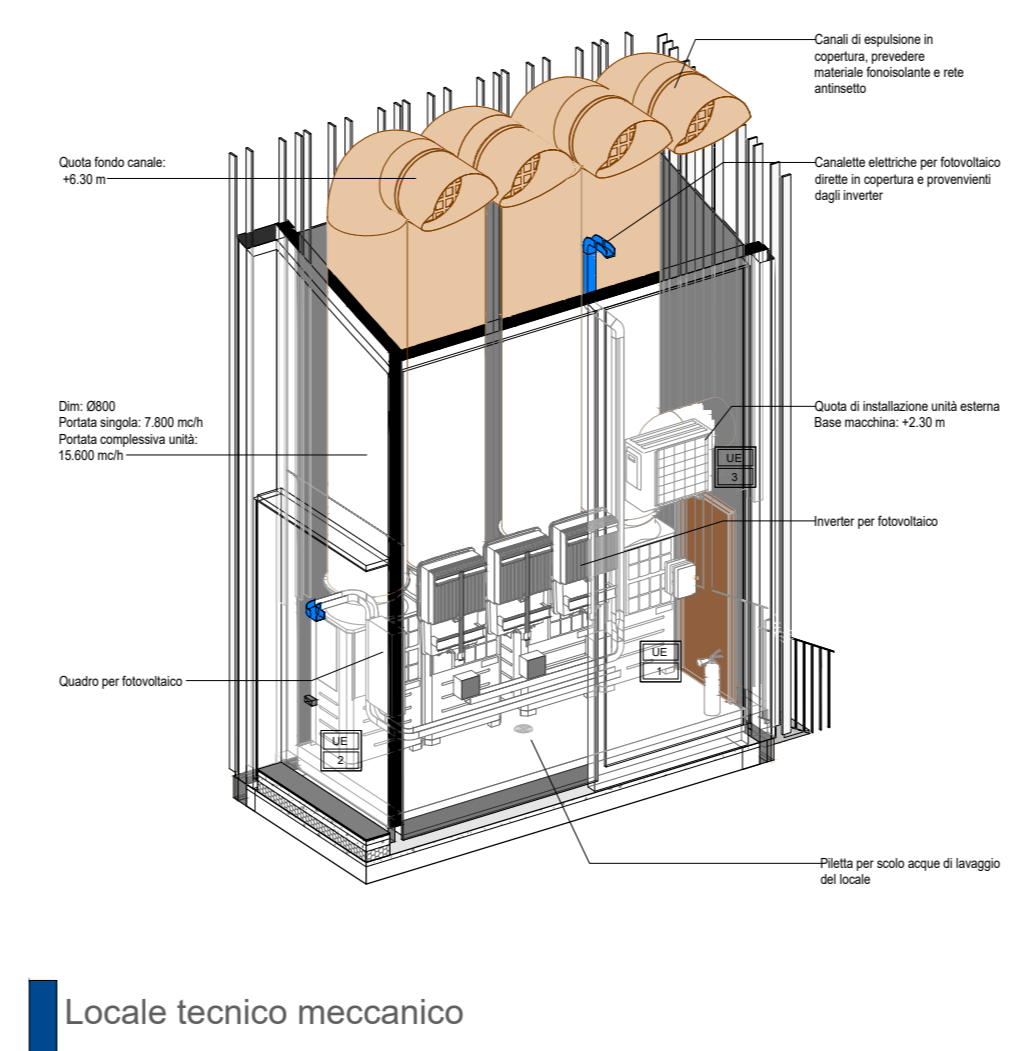

Area tecnica - Servizio assetto e gestione del territorio
 Intervento di nuova costruzione per sostituzione edilizia di due fabbricati sede dell'istituto secondario superiore "Niccolò Copernico" di Prato
PAESE MAC - Permesso autorizzativo dei lavori di costruzione degli edifici sottile università - 3.2. Piano di assetto e direzione e organizzazione dell'attività esecutiva
 R.U.P. | Rosella Bonvicini

PIU - P.I.A. SpA
 AGOSTO 2023

IMPIANTO DI CLIMATIZZAZIONE - DISTRIBUZIONI LINEE GAS REFRIGERANTE - PIANTE PIANO TERRA

RAGGRUPPAMENTO TEMPORANEO DI PROFESSIONISTI:
SETTANTAZ
 arch. Danilo Tampone, arch. Elena Dorini, ing. Marco Pignatelli

PROGETTAZIONE IMPIANTISTICA:
 ing. Marco Pignatelli, ing. Marco Pignatelli

PROGETTAZIONE STRUTTURALE:
 ing. Massimo Feloni, ing. Daniele Sestini

Finanziata dall'Unione europea

Firmato da:

Rangone Daniele

codice fiscale RRGDNL77M04L219D

num.serie: 109497435882403980802744237610063810262

emesso da: ArubaPEC S.p.A. NG CA 3

valido dal 15/04/2021 al 15/04/2024