


Particolare A - Zona contatore  
Scala 1 : 50

(KCS) Acqua Calda Sanitaria	(SAS) Scarico Acqua Scarico
(KPS) Acqua Fredda Sanitaria	(TMS) Impianto Termico a Riscaldamento - 2 bob
(KCS) Impianto Idraulico	(TMS) Impianto Termico a Riscaldamento - 2 bob
(KCS) Scarico Cucina	(RIS) Impianto RIV - Gas
(KCS) Scarico Acqua Meteorica	(RIS) Impianto RIV - Gas Metano
(KAS) Scarico Acqua Nera	(RIS) Impianto RIV - Liquido

Quota altimetrica in metri dell'asse della tubazione rispetto al livello di riferimento di base


--- +YYY YY  
--- con vari tagli

CISTERNA CILINDRICA DA INTERRO  
De 250 x 490 cm  
SEZIONE LONGITUDINALE

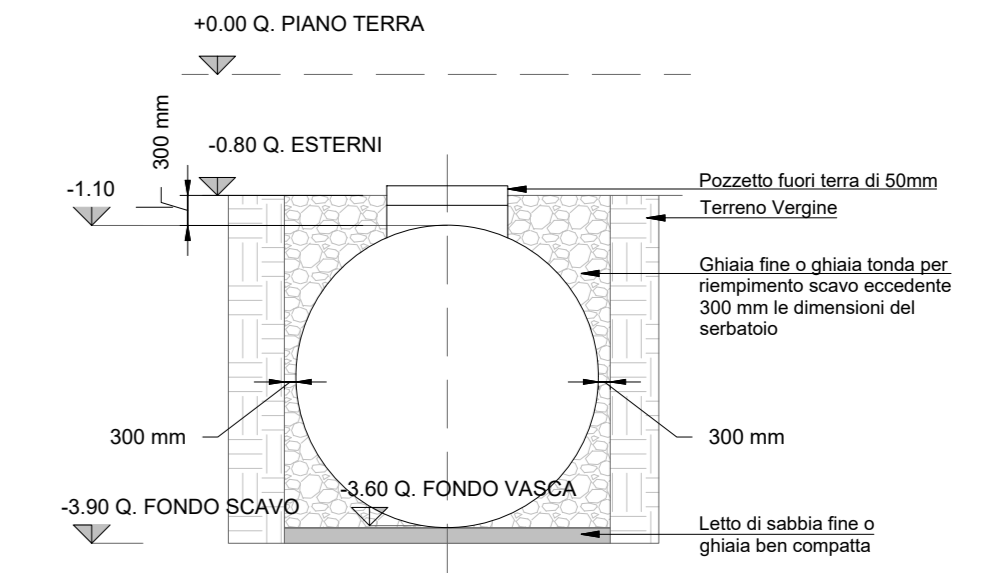

M-P --- Interro cisterna antincendio

P0 - Impianto antincendio - Esterno  
Scala 1 : 100

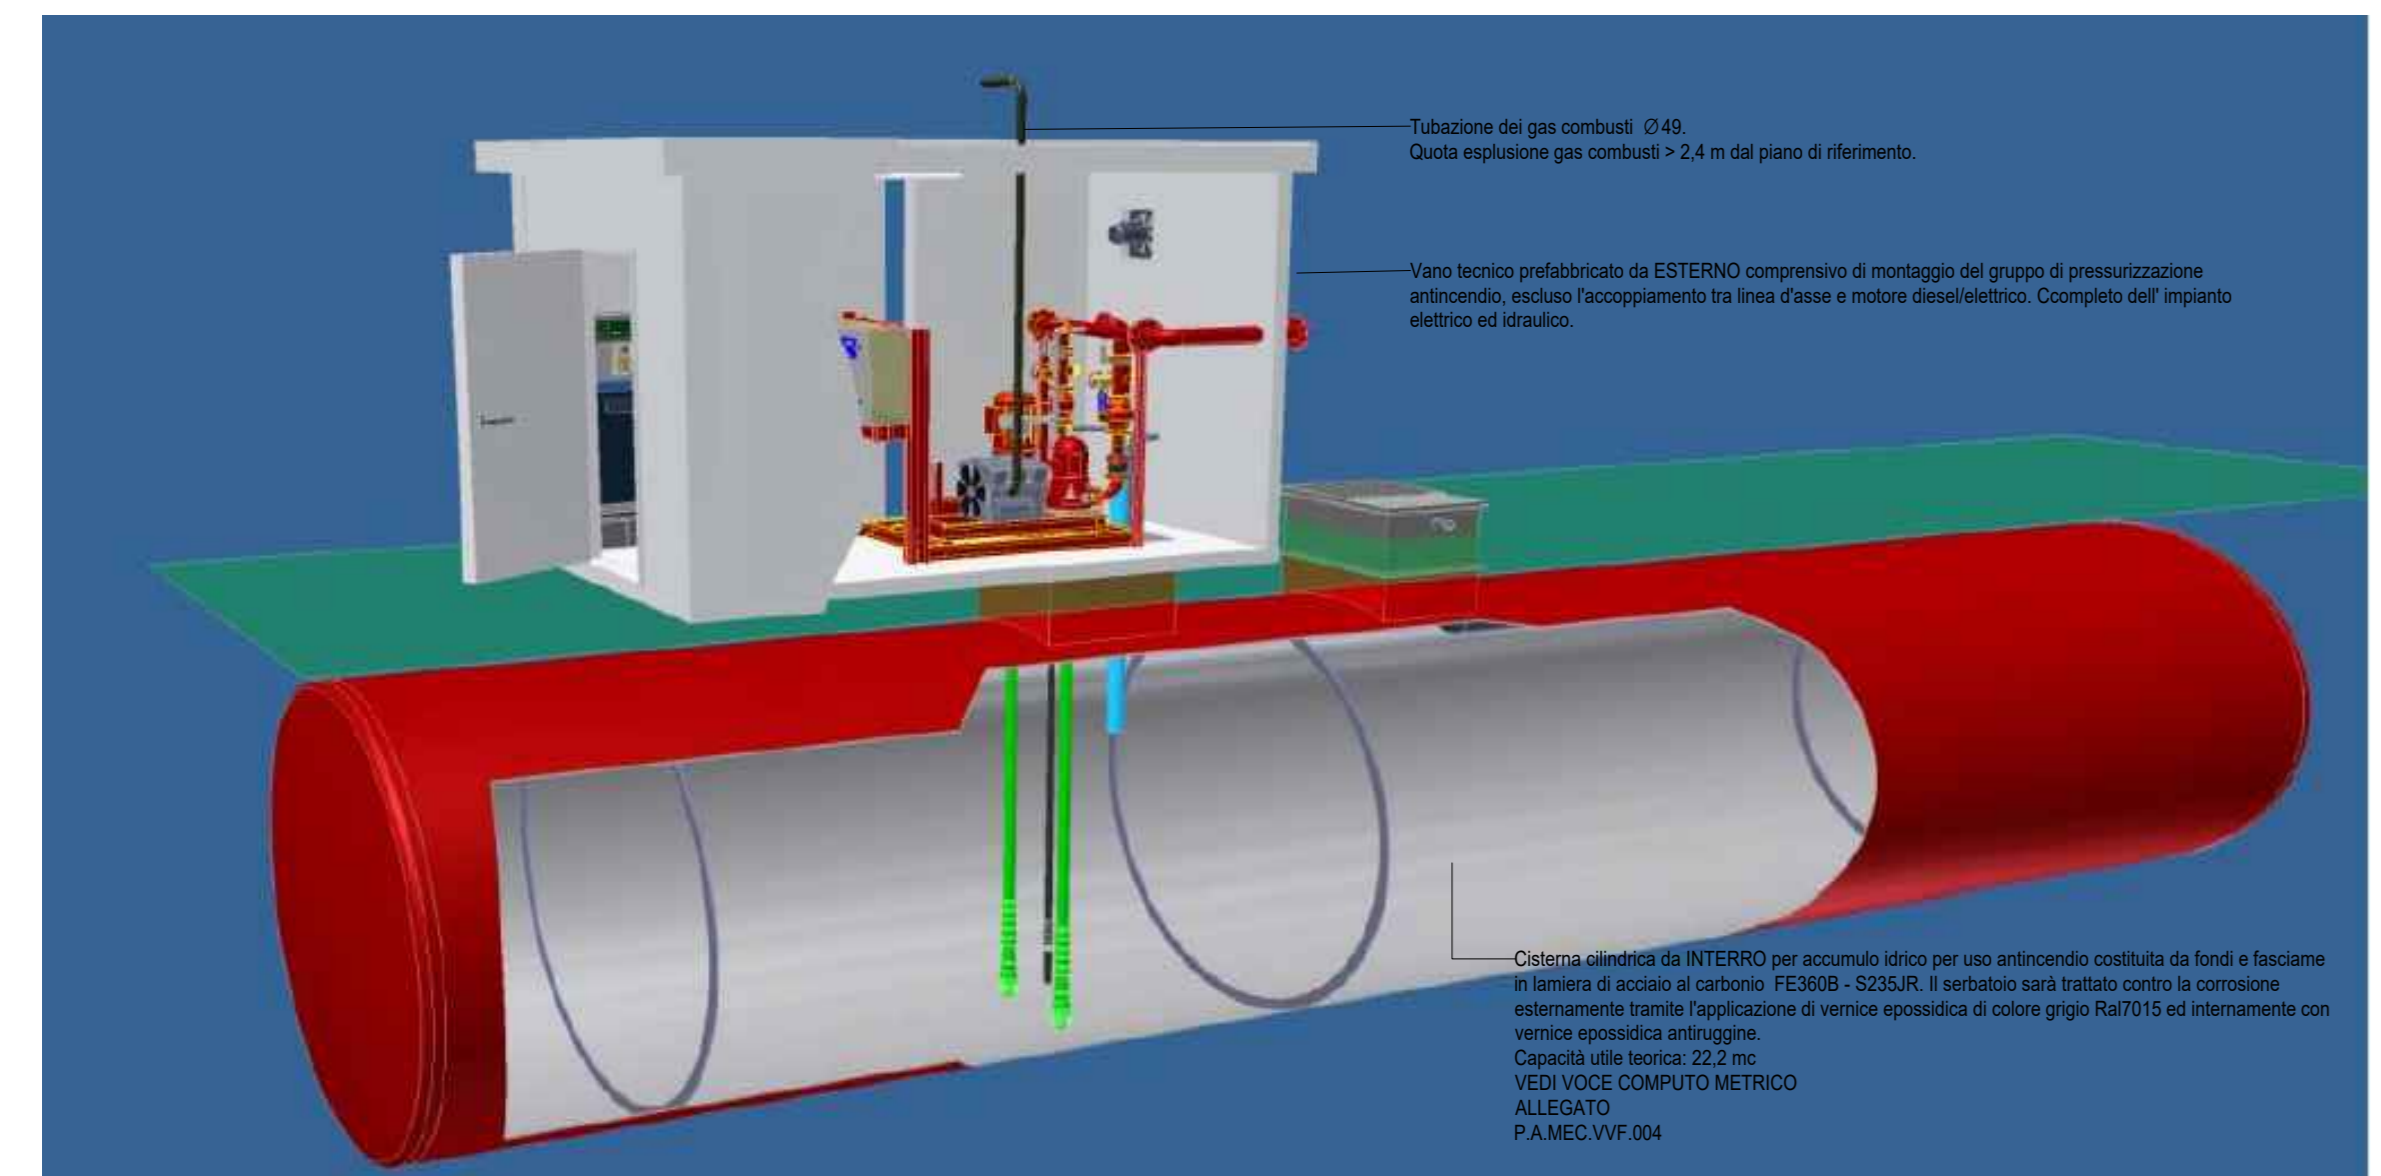

A-P --- Locale antincendio



Area tecnica - Servizio assetto e gestione del territorio  
Intervento di nuova costruzione per sostituzione edilizia di due fabbricati sede dell'Istituto secondario superiore "Niccolò Copernico" di Prato  
P.A.M.E.C.1 - Potenziamento dell'offerta dei servizi di istruzione: dagli asili nido alle università - 3.3: Piano di messa in sicurezza e riqualificazione dell'edilizia scolastica  
R.U.P. : Rossella Bonciolini



PRT\_E\_M\_004  
AGOSTO 2022  
IMPIANTO ANTINCENDIO - DISTRIBUZIONI IDRAULICHE - ESTERNI

RAGGRUPPAMENTO TEMPORANEO DI PROFESSIONISTI:

SETTANTAT7 arch. Daniele Rangone arch. Elena Rionda  
PROGETTAZIONE IMPIANTISTICA ing. Manuele Peltrantelli

PROGETTAZIONE STRUTTURALE  
ing. Maurizio Follesa ing. Davide Vassallo

Firmato da:

**Rangone Daniele**

codice fiscale RRGDNL77M04L219D

num.serie: 109497435882403980802744237610063810262

emesso da: ArubaPEC S.p.A. NG CA 3

valido dal 15/04/2021 al 15/04/2024